


図面2-5 「パークゴルフ場照明配線平面図」

照明設備計画平面図 S=1:500

直方市		植木按つみ公園整備事業（電気工事）
平成 15 年度 工事		
作成年月日	平成 年 月 日	パークゴルフ場新設工事
全 2 葉のうちその 1	縮尺 五〇〇分の 一	
照明配線平面図		

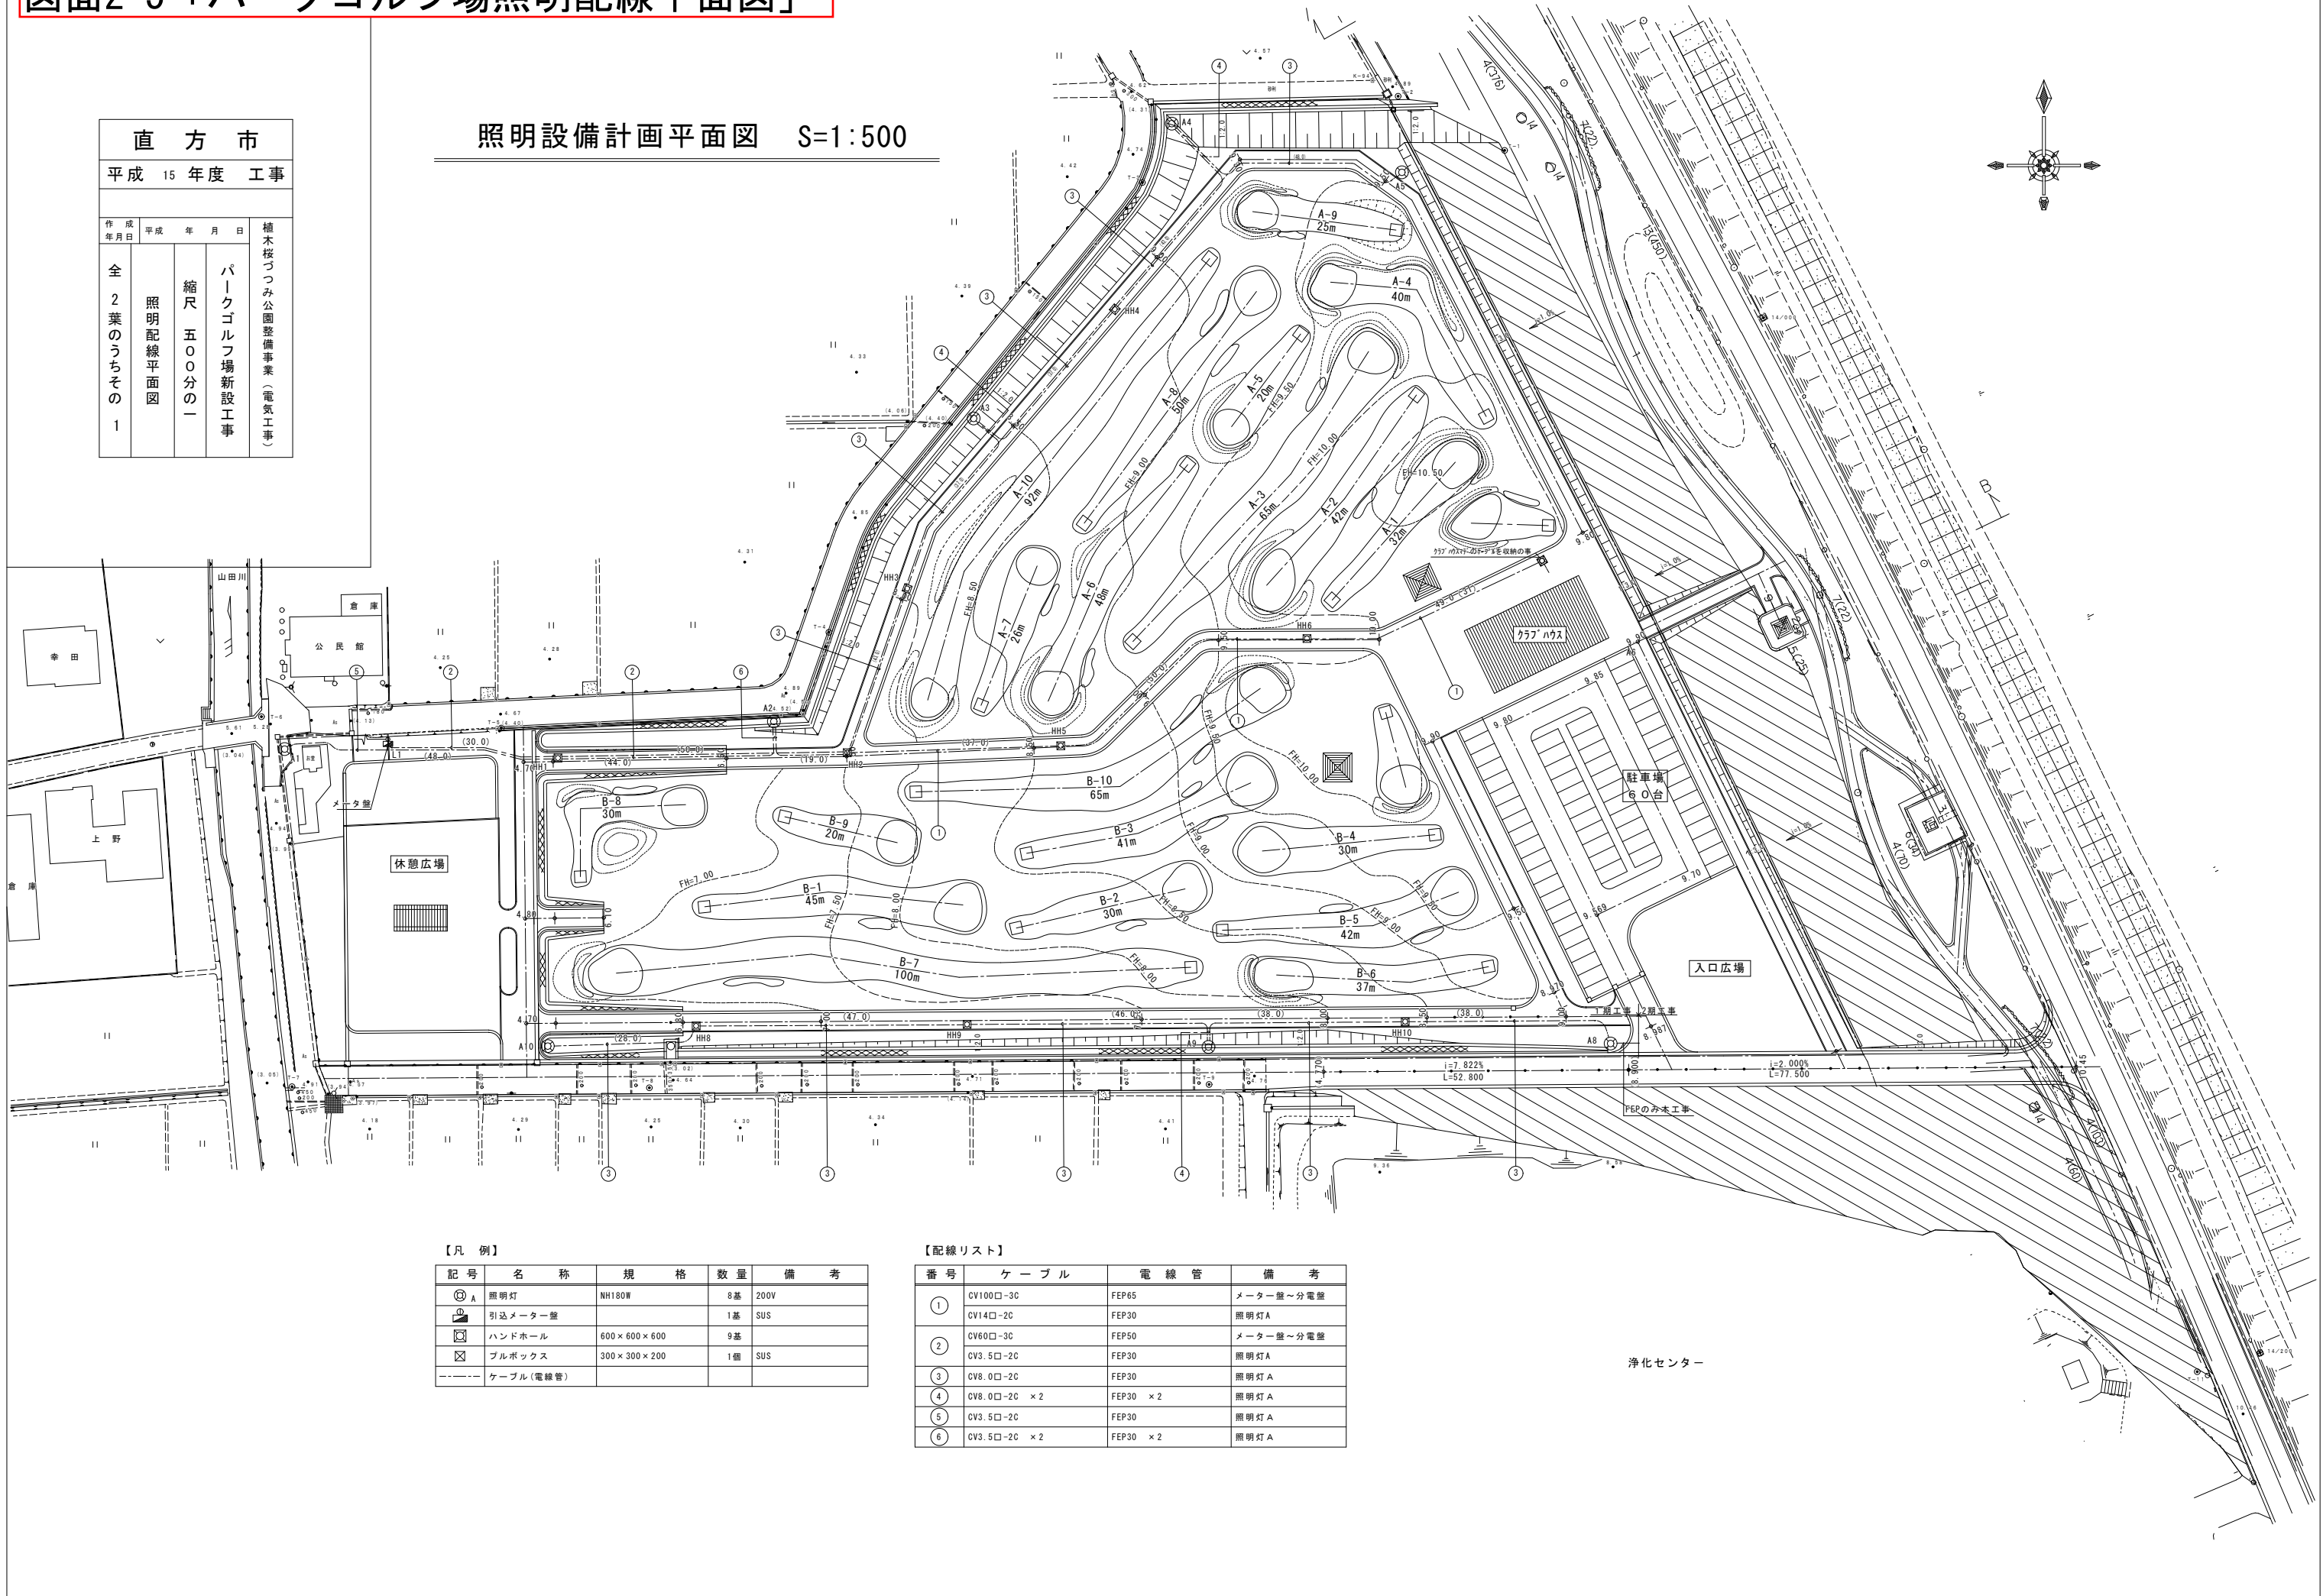

【凡例】

記号	名称	規格	数量	備考
⊙ A	照明灯	NH180W	8基	200V
⊕	引込メーター盤		1基	SUS
□	ハンドホール	600×600×600	9基	SUS
⊠	ブルボックス	300×300×200	1個	SUS
---	ケーブル(電線管)			

【配線リスト】

番号	ケーブル	電線管	備考
①	CV100□-3C	FEP65	メーター盤～分電盤
	CV14□-2C	FEP30	照明灯A
②	CV60□-3C	FEP50	メーター盤～分電盤
	CV3.5□-2C	FEP30	照明灯A
③	CV8.0□-2C	FEP30	照明灯A
	CV8.0□-2C × 2	FEP30 × 2	照明灯A
④	CV3.5□-2C	FEP30	照明灯A
	CV3.5□-2C × 2	FEP30 × 2	照明灯A

浄化センター